


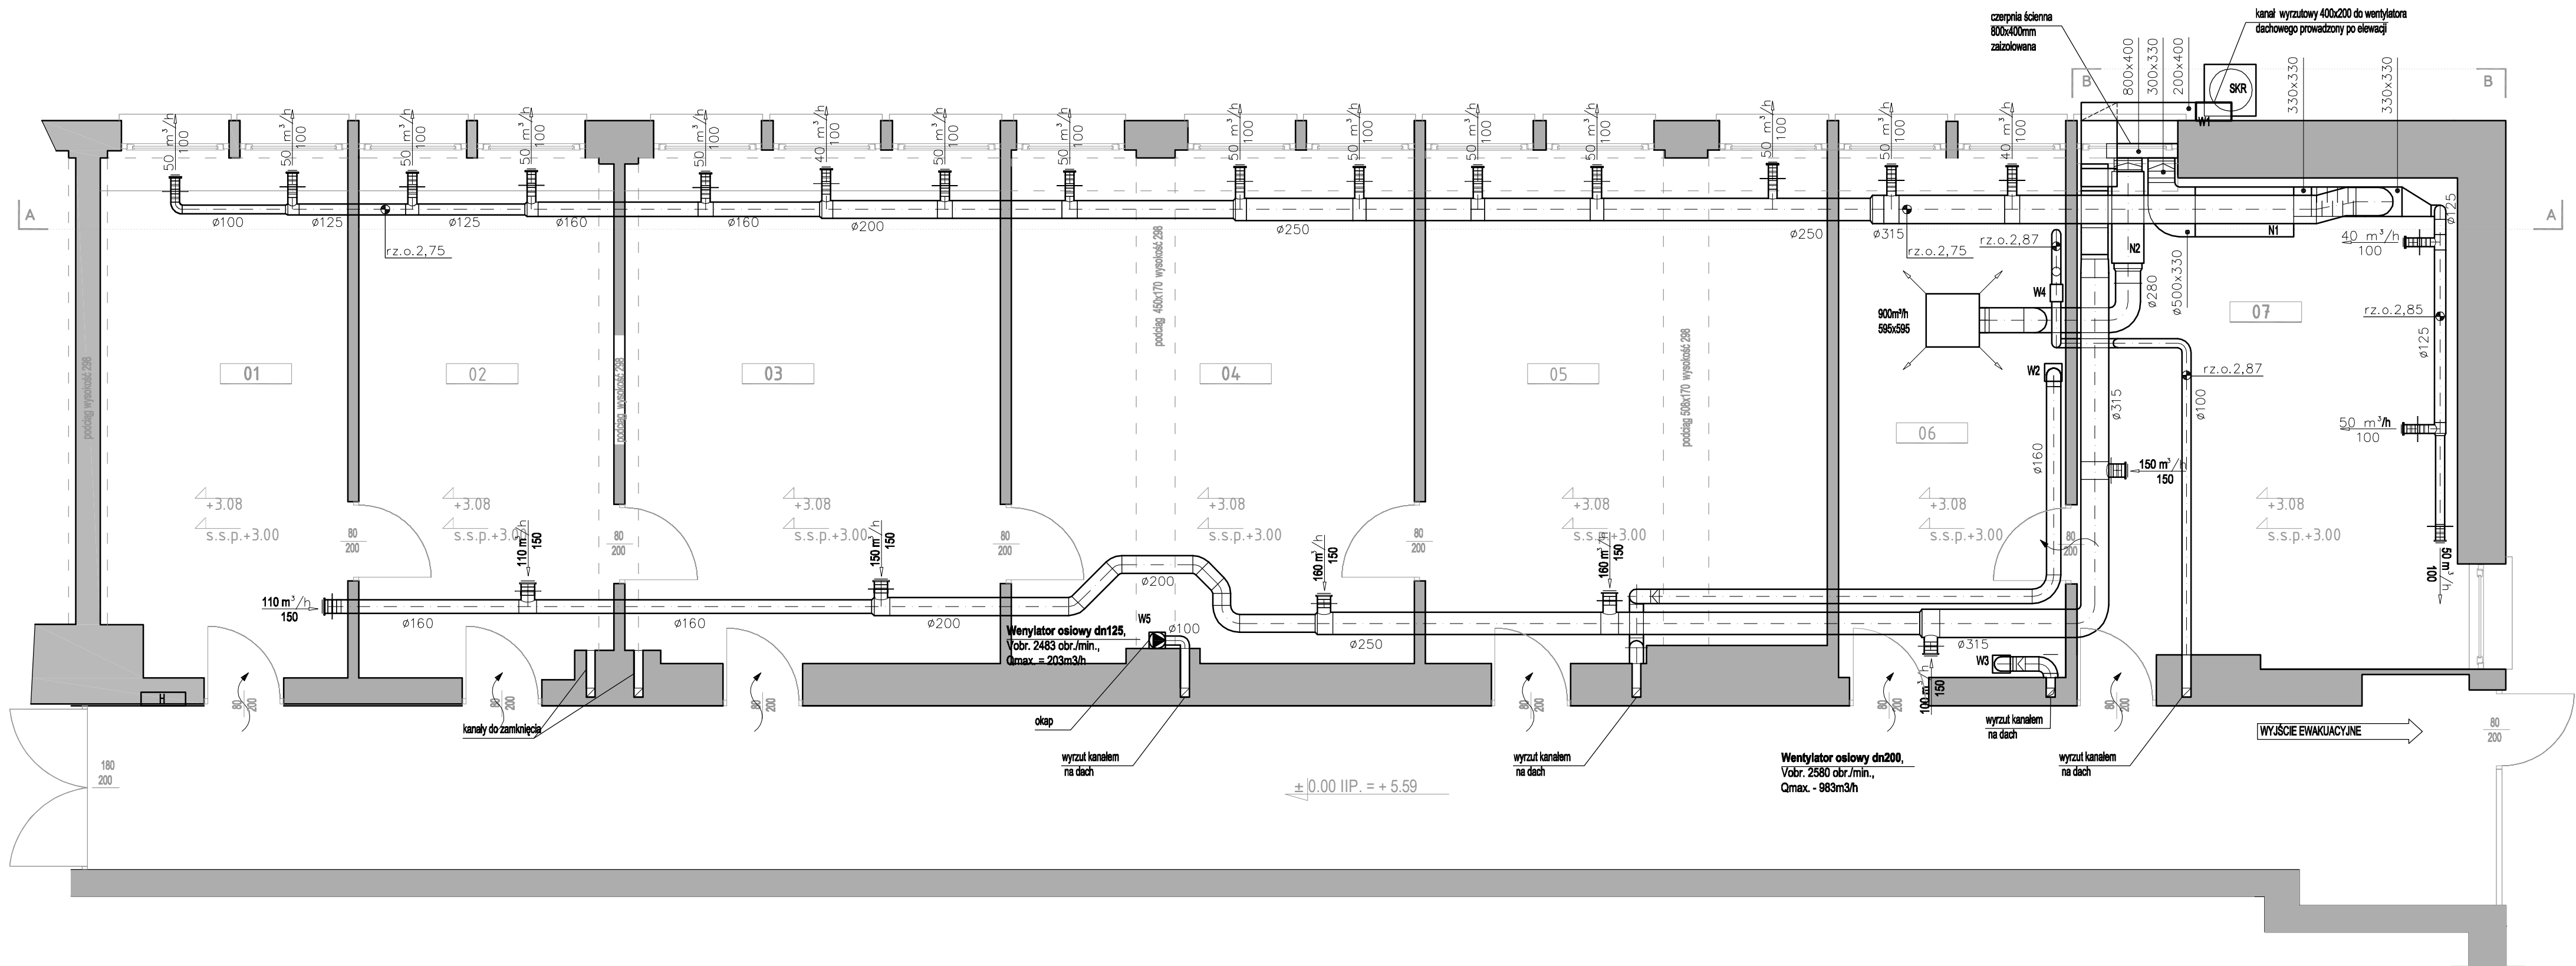

LEGENDA

anemostat ze skrzynką rozprężną,
V = 900m³/h

wentylator

zawór wentylacyjny dn100 - nawiew 40m³/h z przepustnicą typu iris

zawór wentylacyjny dn150 - wywiew 160m³/h z przepustnicą typu iris

kłapa zwrotna

kratka transferowa w drzwiach

N1 - aparat grzewczo-chłodzący moc chłodnicza 10,8kW, moc grzewcza 19kW, p = 125 Pa

N2 - WENTYLATOR KANAŁOWY dn 315 + nagrzewnica 12kW dn315 i filtr (

W1 - kanał pionowy 400x200 prowadzący na dach do wentylatora dachowego

W2 - WENTYLATOR KANAŁOWY WYWIEW Z DYGESTORIUM

W3 - WENTYLATOR KANAŁOWY WYWIEW Z DYGESTORIUM

SKR - SKRAPLACZ 10,8kW

W4 - WENTYLATOR KANAŁOWY - WYWIEW OD POROZYMETRÓW

W5 - WYCIĄG Z OKAPU

Uwaga.

Skropliny z klimakonwektora i skraplacza odprowadzić do instalacji kanalizacji

sanitarnej.

linię freonową prowadzić w izolacji 15mm pianki kauczukowej

do kanału i czerpni 800x400mm podłączone kanały Ø315 i 330x300.

Wszystkie wymiary i rzędne należy sprawdzić na budowie w przypadku

niezgodności pomiędzy projektem architektonicznym, projektami branżowymi a

stanem istniejącym należy uzgodnić z projektantem.

Uwagi i opisy w części rysunkowej projektu stanowią integralną część niniejszego

opracowania.

PROJEKT WYKONAWCZY

ZMIANA SPOSOBU UŻYTKOWANIA

CZĘŚCI POMIESZCZEŃ BIUROWYCH NA II PIĘTRZE BUDYNKU BIUROWEGO NALEŻĄCEGO

DO PAŃSTWOWEGO INSTYTUTU GEOLOGICZNEGO W WARSZAWIE PRZY UL.

JAGIEŁOŃSKIEJ76

NA CELE LABORATORIUM ANALIZ GEOLOGICZNO-INŻYNIERSKICH.

na działce ewidencyjnej nr 11/15 z obrębem 4-18-0

TOM I

INSTALACJE WENTYLACJI

MECHANICZNEJ

Inwestor:

PAŃSTWOWY INSTYTUT GEOLOGICZNY

ul. Rakowiecka 4

00-975 Warszawa

Jednostka projektowa:

MAZOWIECKA GRUPA GEODEZYJNO-PROJEKTOWA

ul. Wiejska 16A, 05-552 Łazy

tel. + 48 501 106 998

e-mail: mazowiecka.grupa@gmail.com

Projektant:

mgr inż. Marek Roszkowski

Wa-263/01

Opracowanie:

inż. Łukasz Jagiełło

Numer rysunku:

Nazwa rysunku:

1

Instalacja wentylacji mechanicznej

rzut pomieszczeń laboratorium piętro 2

Skala: 1:50

WR7FESIFN 2013