


LEGENDA

W7 - WENTYLATOR DACHOWY

☒ kłapa zwrotna

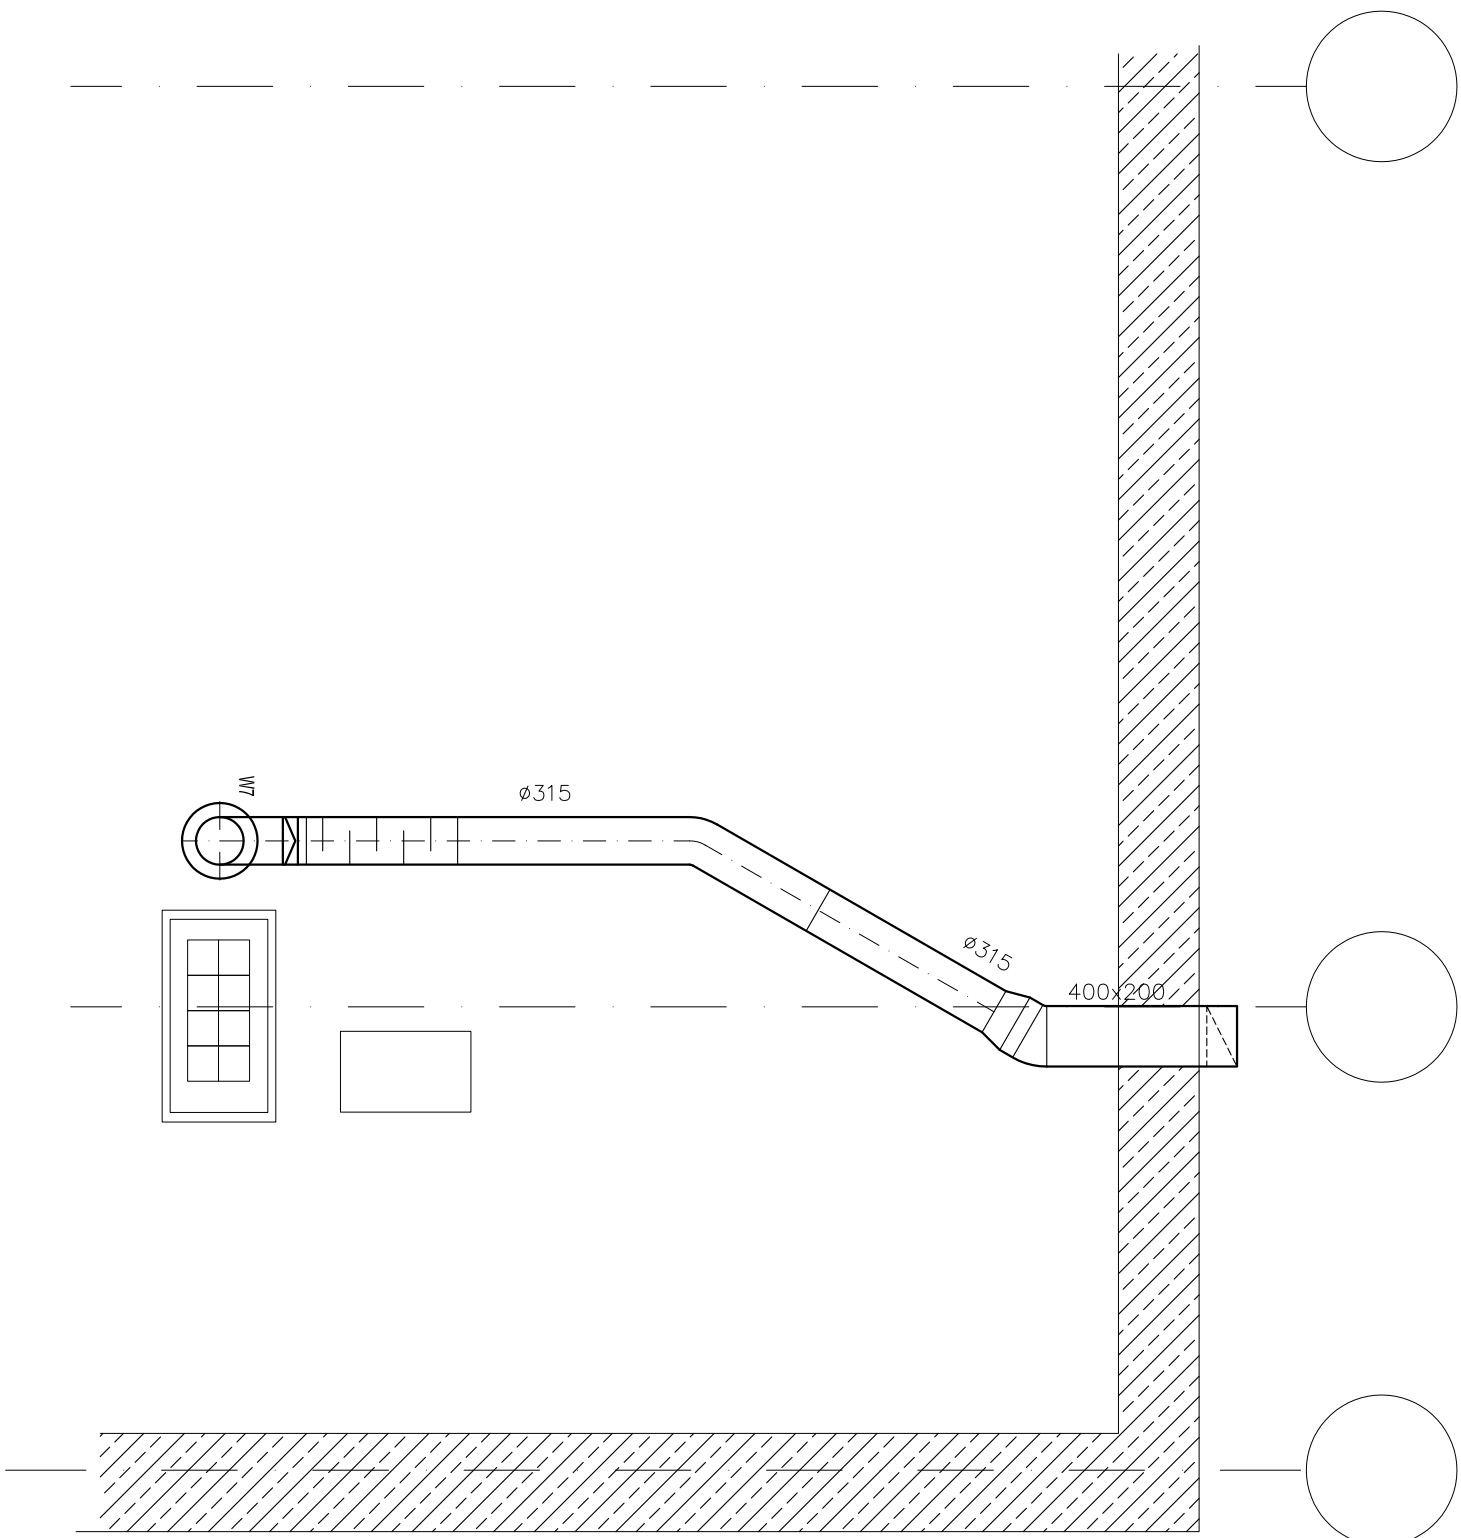

PROJEKT WYKONAWCZY

ZMIANA SPOSOBU UŻYTKOWANIA
CZĘŚCI POMIESZCZEŃ BIUROWYCH NA II PIĘTRZE BUDYNKU BIUROWEGO NALEŻĄCEGO
DO PAŃSTWOWEGO INSTYTUTU GEOLOGICZNEGO W WARSZAWIE PRZY UL.
JAGIELŃSKIEJ/6
NA CELE LABORATORIUM ANALIZ GEOLOGICZNO-INŻYNIERSKICH.
na działce ewidencyjnej nr 11/15 z obrębu 4-18-0

TOM I INSTALACJE WENTYLACJI MECHANICZNEJ

Inwestor:

PAŃSTWOWY INSTYTUT GEOLOGICZNY
ul. Rakowiecka 4
00-975 Warszawa

Jednostka projektowa:

MAZOWIECKA GRUPA GEODEZYJNO-PROJEKTOWA
ul. Wilejska 16A, 05-552 Łazy
tel. + 48 501 106 998
e-mail: mazowiecka.grupa@gmail.com

Projektant:

mgr inż. Marek Roszkowski

Wg-263/01

Opracowanie:

inż. Łukasz Jagiełło

Numer rysunku:

Nazwa rysunku:

4

Instalacja wentylacji mechanicznej
rzut fragmentu dachu

Skala:

1:50

WRZESIEŃ 2013