


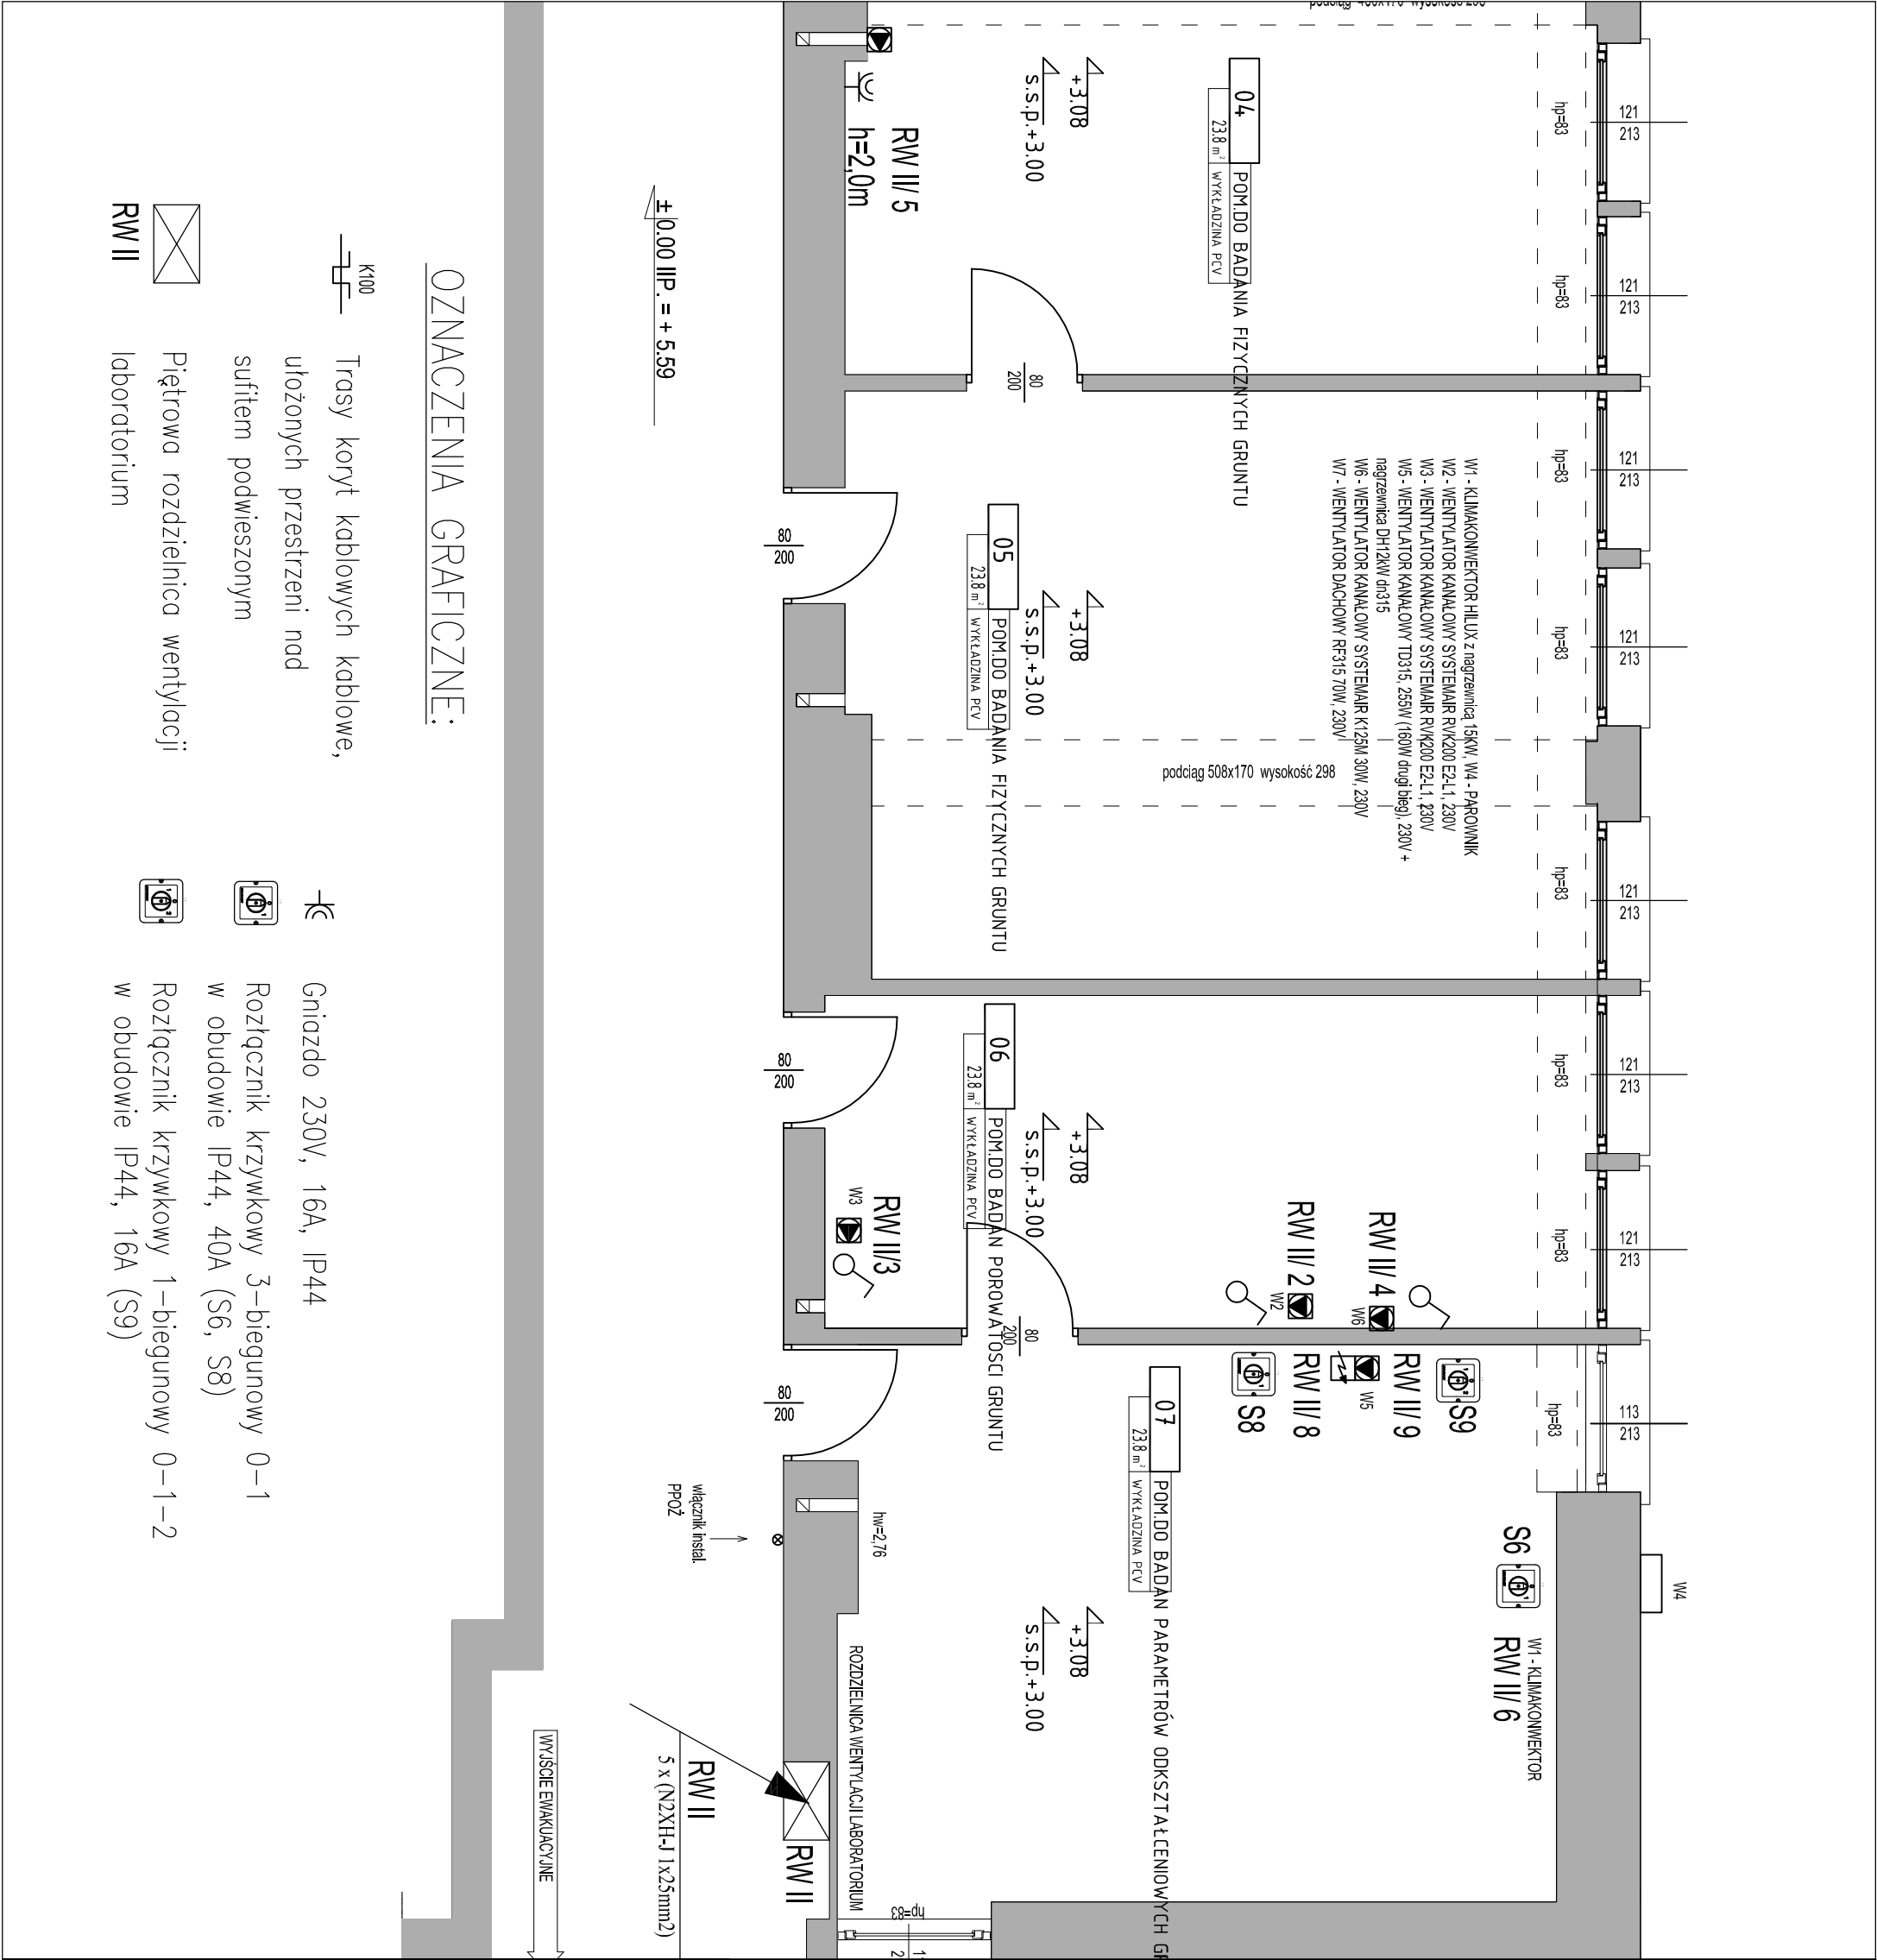

OZNACZENIA GRAFICZNE:

- Trasy koryt kablowych kablowe, ułożonych przestrzeni nad sufitem podwieszonym
- Piętrowa rozdzielnica wentylacji laboratorium

- Gniazdo 230V, 16A, IP44
- Rozłącznik krzywkowy 3–biegunowy 0–1 w obudowie IP44, 40A (S6, S8)
- Rozłącznik krzywkowy 1–biegunowy 0–1–2 w obudowie IP44, 16A (S9)

Wszystkie wynioy i rzędnę należy sprawdzić no budowie, w przypadku niezgodności pomiędzy projektem architektonicznym, projektem branżowymi a stanem istniejącym należy uzgodnić z projektantem. Unioj i opisy zamieszczone w części rysunkowej projektu stanowią integralną część niniejszego opracowania. Projekt jest drobinowy Prowen Autorskim (Dz.U.94/24/83). Wszystkie informacje zawarte w tym projekcie stanowią własność intelektualną Pawła Domagańskiego i nie wolno ich użyć ponownie i reprodukcję bez pisemnej zgody wyżej wymienionej osoby.	
PROJEKT WYKONAWCZY ZMIANA SPOSOBU UŻYTKOWANIA CZĘŚCI POMIESZCZEŃ BIUROWYCH NA II PIĘTRZE BUDYNKU BIUROWEGO NALEŻĄCEGO DO PAŃSTWOWEGO INSTYTUTU GEOLOGICZNEGO W WARSZAWIE PRZY UL. JAGIELONSKIEJ/76 NA CELE LABORATORIUM ANALIZ GEOLOGICZNO-INŻYNIERSKICH, na dziale ewidencyjnej nr 11/15 z obrębu 4-18-0	
TOM II	INSTALACJE ELEKTRYCZNE
Investor:	PAŃSTWOWY INSTYTUT GEOLOGICZNY ul. Rakowiecka 4 00-975 Warszawa
Jednostka projektowa:	MAZOWIECKA GRUPA GEODEZYJNO-PROJEKTOWA ul. Wileńska 16A, 05-852 Łazy tel. + 48 501 106 998 e-mail: mazowiecka.grupa@gmail.com
Projektant:	mgr inż. Paweł Domagański MAZ/0384/POOE/07
Opracowanie:	mgr inż. Paweł Domagański ..
Numer rysunku:	Nazwa rysunku:
E4	PLAN INSTALACJI SIŁY WENTYLACJA II PIĘTRO
Skala: 1:50	WZIESIEN 2013