


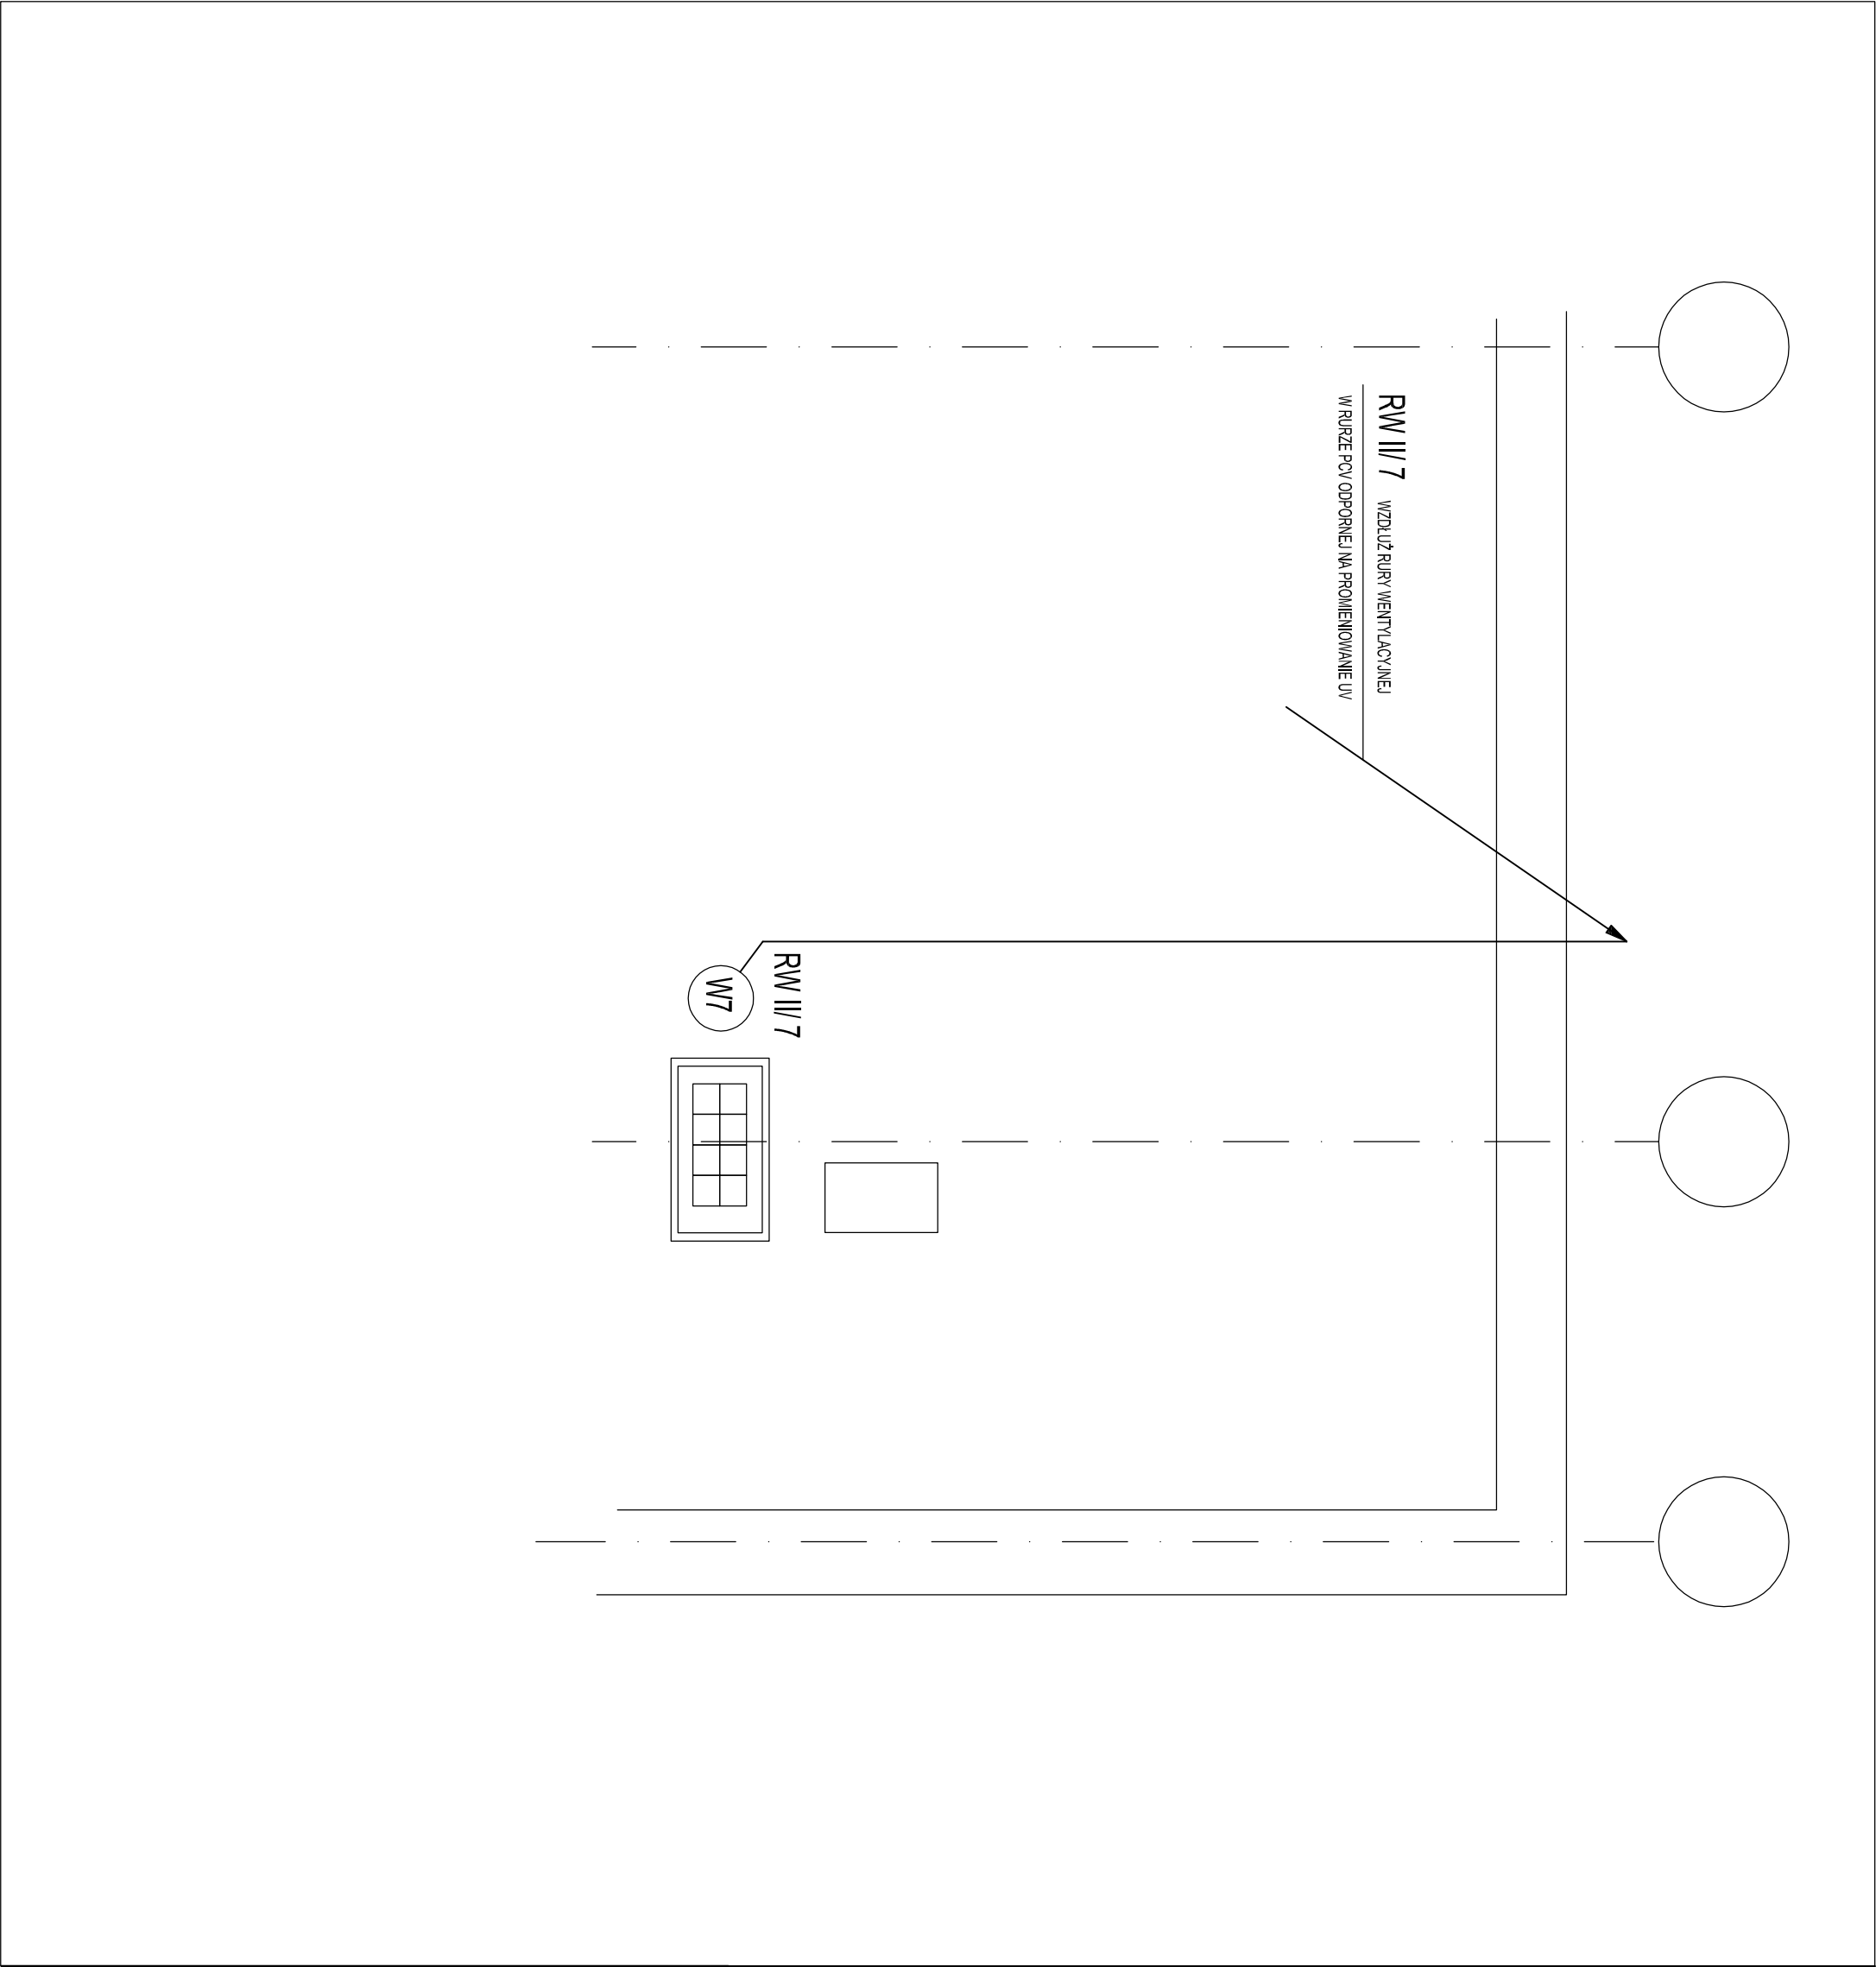

Wszystkie wymiary i rzędnę należy sprawdzić na budowie, w przypadku niezgodności pomiędzy projektem architektonicznym, projektami brzoźowymi a stanem istniejącym należy uzgodnić z projektantem. Uwagi i opisy zamieszczone w części rysunkowej projektu stanowią integralną część niniejszego opracowania. Projekt jest chroniony Prawem Autorskim (Dz.U.94/24/83). Wszystkie informacje zawarte w tym projekcie stanowią własność intelektualną Pawła Domagańskiego i nie wolno ich użyć ponownie i reprodukcję bez pisemnej zgody wyżej wymienionej osoby.	
PROJEKT WYKONAWCZY ZMIANA SPOSOBU UŻYTKOWANIA CZĘŚCI POMIESZCZEŃ BIUROWYCH NA II PIĘTRZE BUDYNKU BIUROWEGO NALEŻĄCEGO DO PAŃSTWOWEGO INSTYTUTU GEOLOGICZNEGO W WARSZAWIE PRZY UL. JAGIELŃSKIEJ 76 NA CELE LABORATORIUM ANALIZ GEOLOGICZNO-INŻYNIERSKICH. na podstawie ewidencyjnej nr 11/15 z obszaru 4-18-0	
TOM II	INSTALACJE ELEKTRYCZNE
Inwestor: PAŃSTWOWY INSTYTUT GEOLOGICZNY ul. Rakowiecka 4 00-975 Warszawa	
Jednostka projektowa: MAZOWIECKA GRUPA GEODEZYJNO-PROJEKTOWA ul. Wiejska 16A, 06-652 Łazdy tel. + 48 501 106 998 e-mail: mazowiecka.grupa@gmail.com	
Projektant: mgr inż. Paweł Domagański MAZ/0384/POOE/07	
Opracowanie: mgr inż. Paweł Domagański ..	
Numer rysunku: Nazwa rysunku:	
E5 PLAN INSTALACJI ZASILANIA WENTYLATORA DACHOWEGO	
Skala: 1:50	WRZESIEŃ 2013