


RZUT PIWNICY
POZIOM -1
SKALA 1 : 200

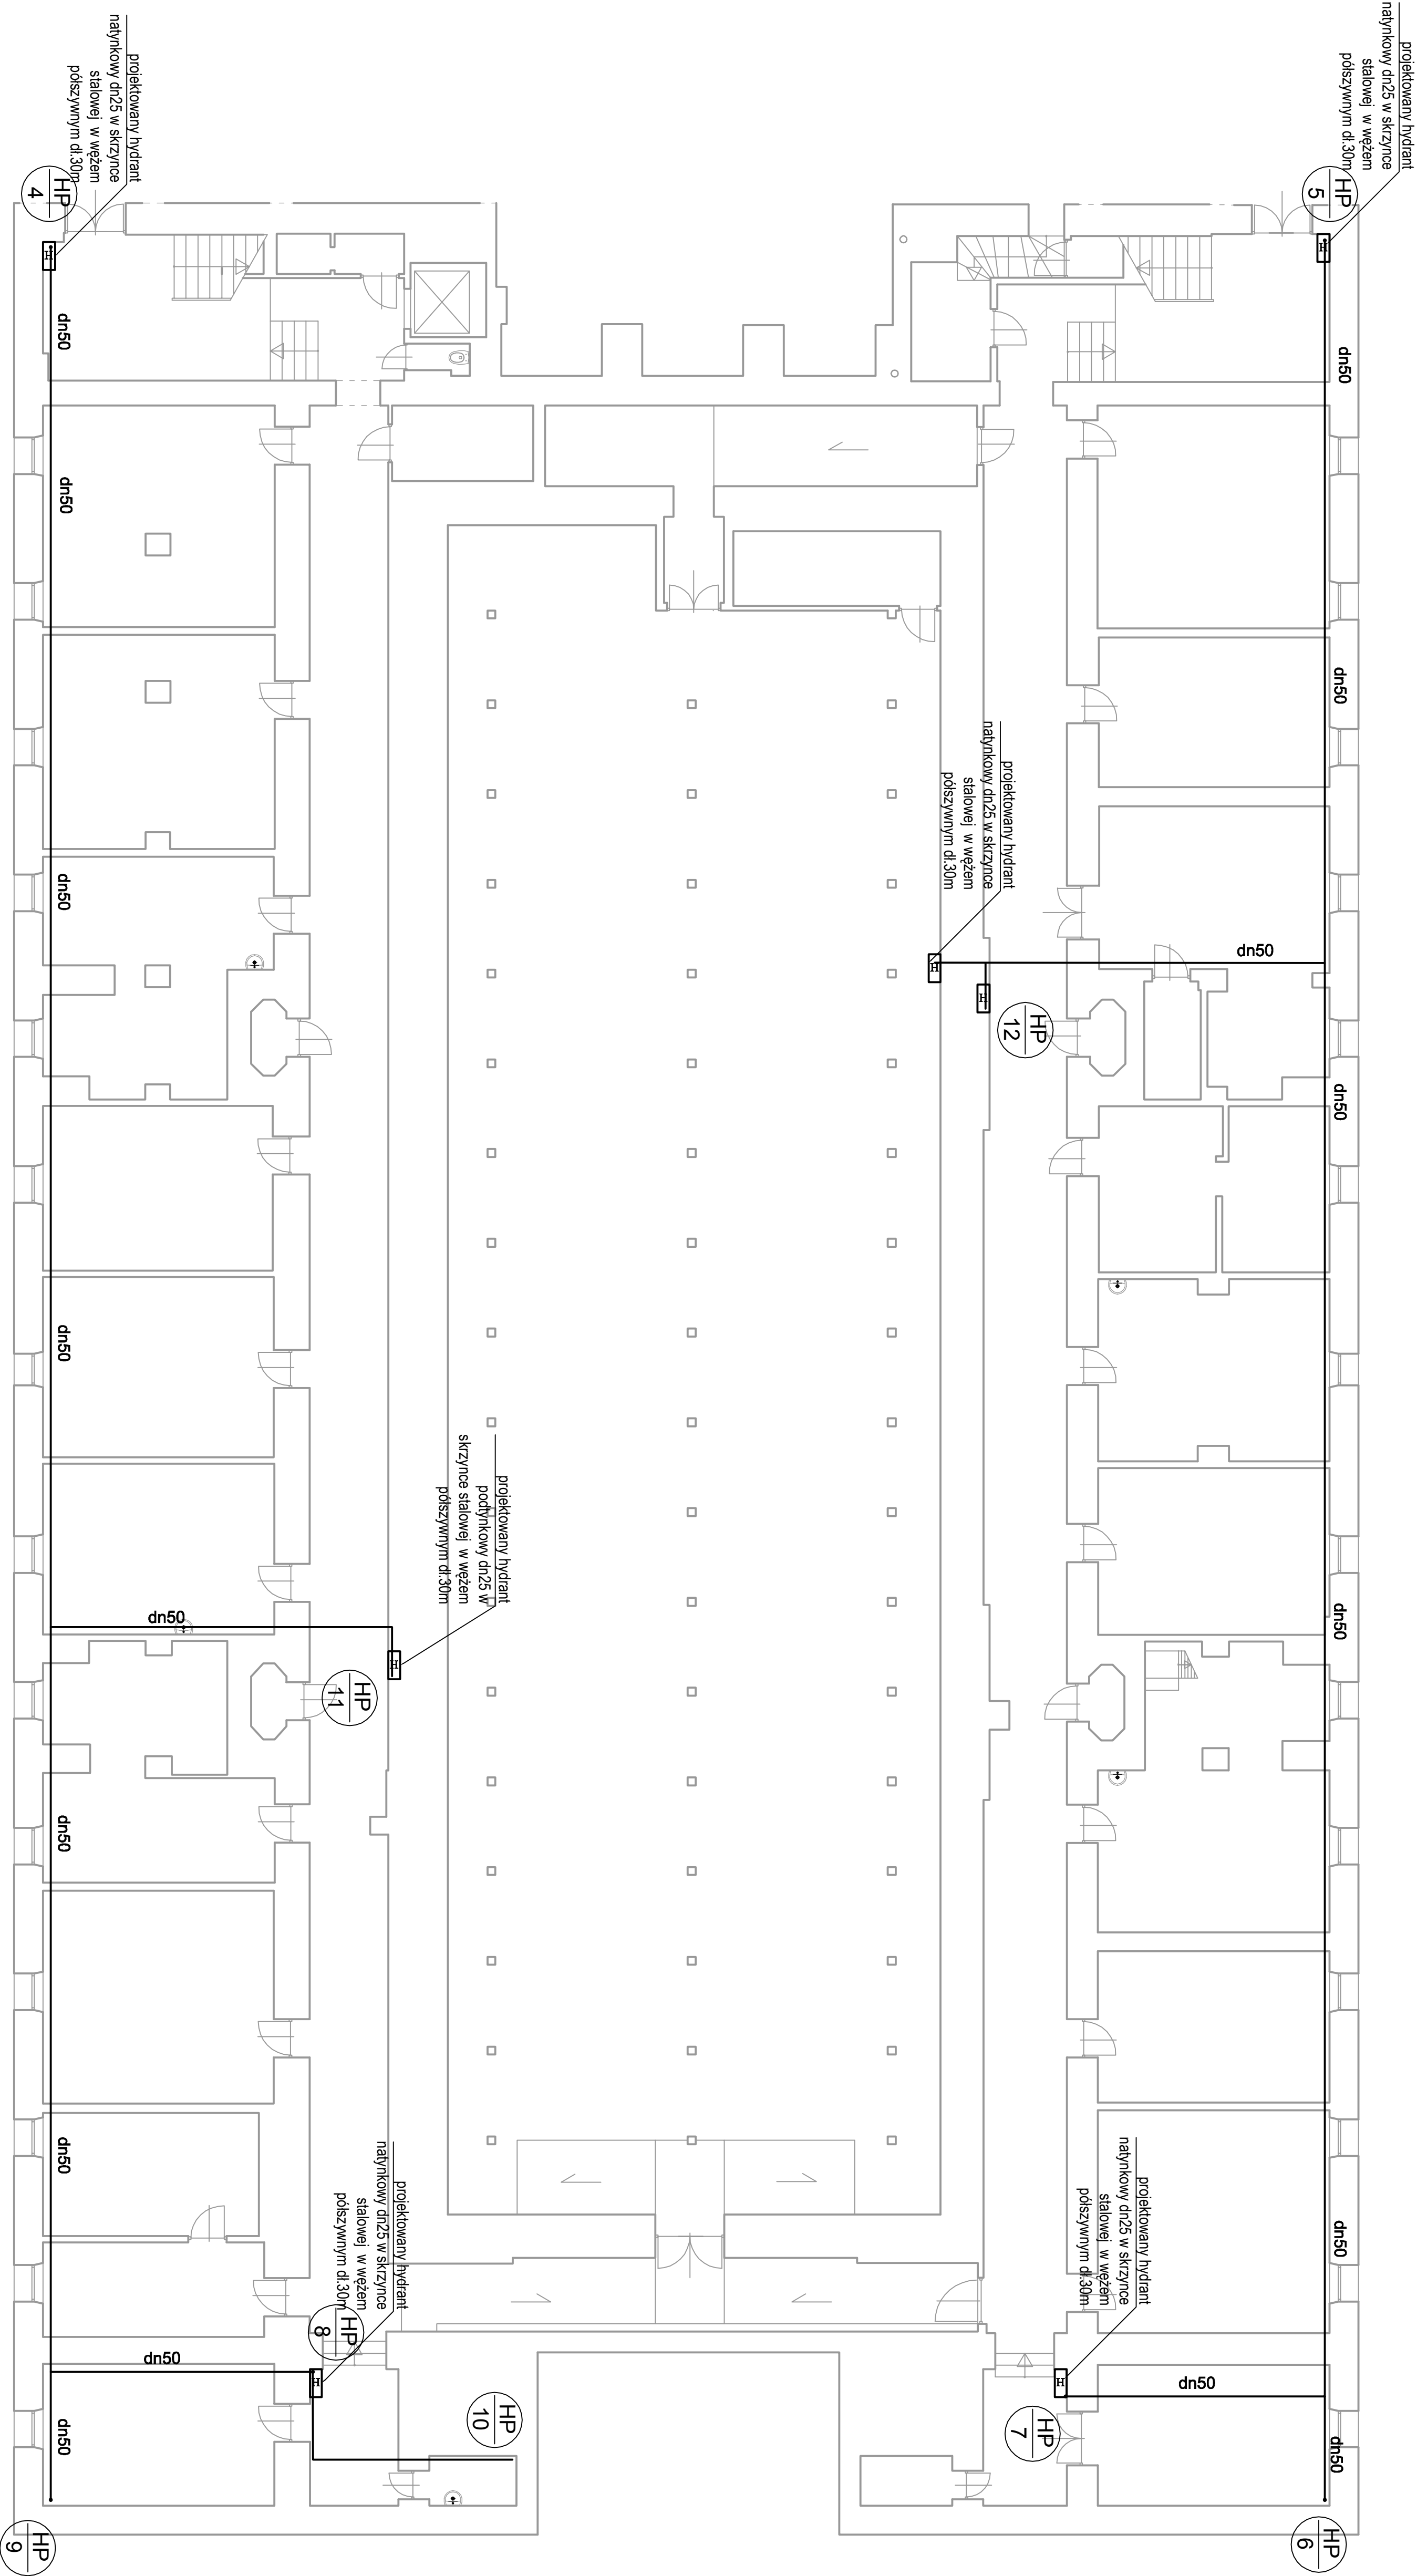

- LEGENDA:
- Instalacja hydrantowa
 - ozn. pionu hydrantowego
 - ozn. hydrantu p.poz.

PROJEKT BUDOWLANO - WYKONAWCZY
REMONTU INSTALACJI HYDRANTOWEJ
DLA BUDYNKU IM. JÓZEFA MOROZEWICZA,
ZLOKALIZOWANEGO PRZY UL. RAKOWIECKIEJ 4
W WARSZAWIE

BRANŻA INSTALACJE SANITARNE

Inwestor:
PAŃSTWOWY INSTYTUT GEOLOGICZNY
UL. BOKARSKA 1
00-975 WARSZAWA

Jednostka projektowa:
Aqua cial Sebastian Rydzowski
al. Młodości 17 lok. 6,
05-840 Opatów

Projektant: mgr inż. Maria Gładysz upr.w. MAZ038/PCOS/13
Opracowanie: Sebastian Rydzowski

Numer rysunku: 8
RZUT INSTALACJI HYDRANTOWEJ
BUDYNEK C RZUT PIWNICY -1