


LEGENDA:

- instalacja hydrantowa
- HP ozn. pionu hydrantowego
- HP ozn. hydrantu p.poż.

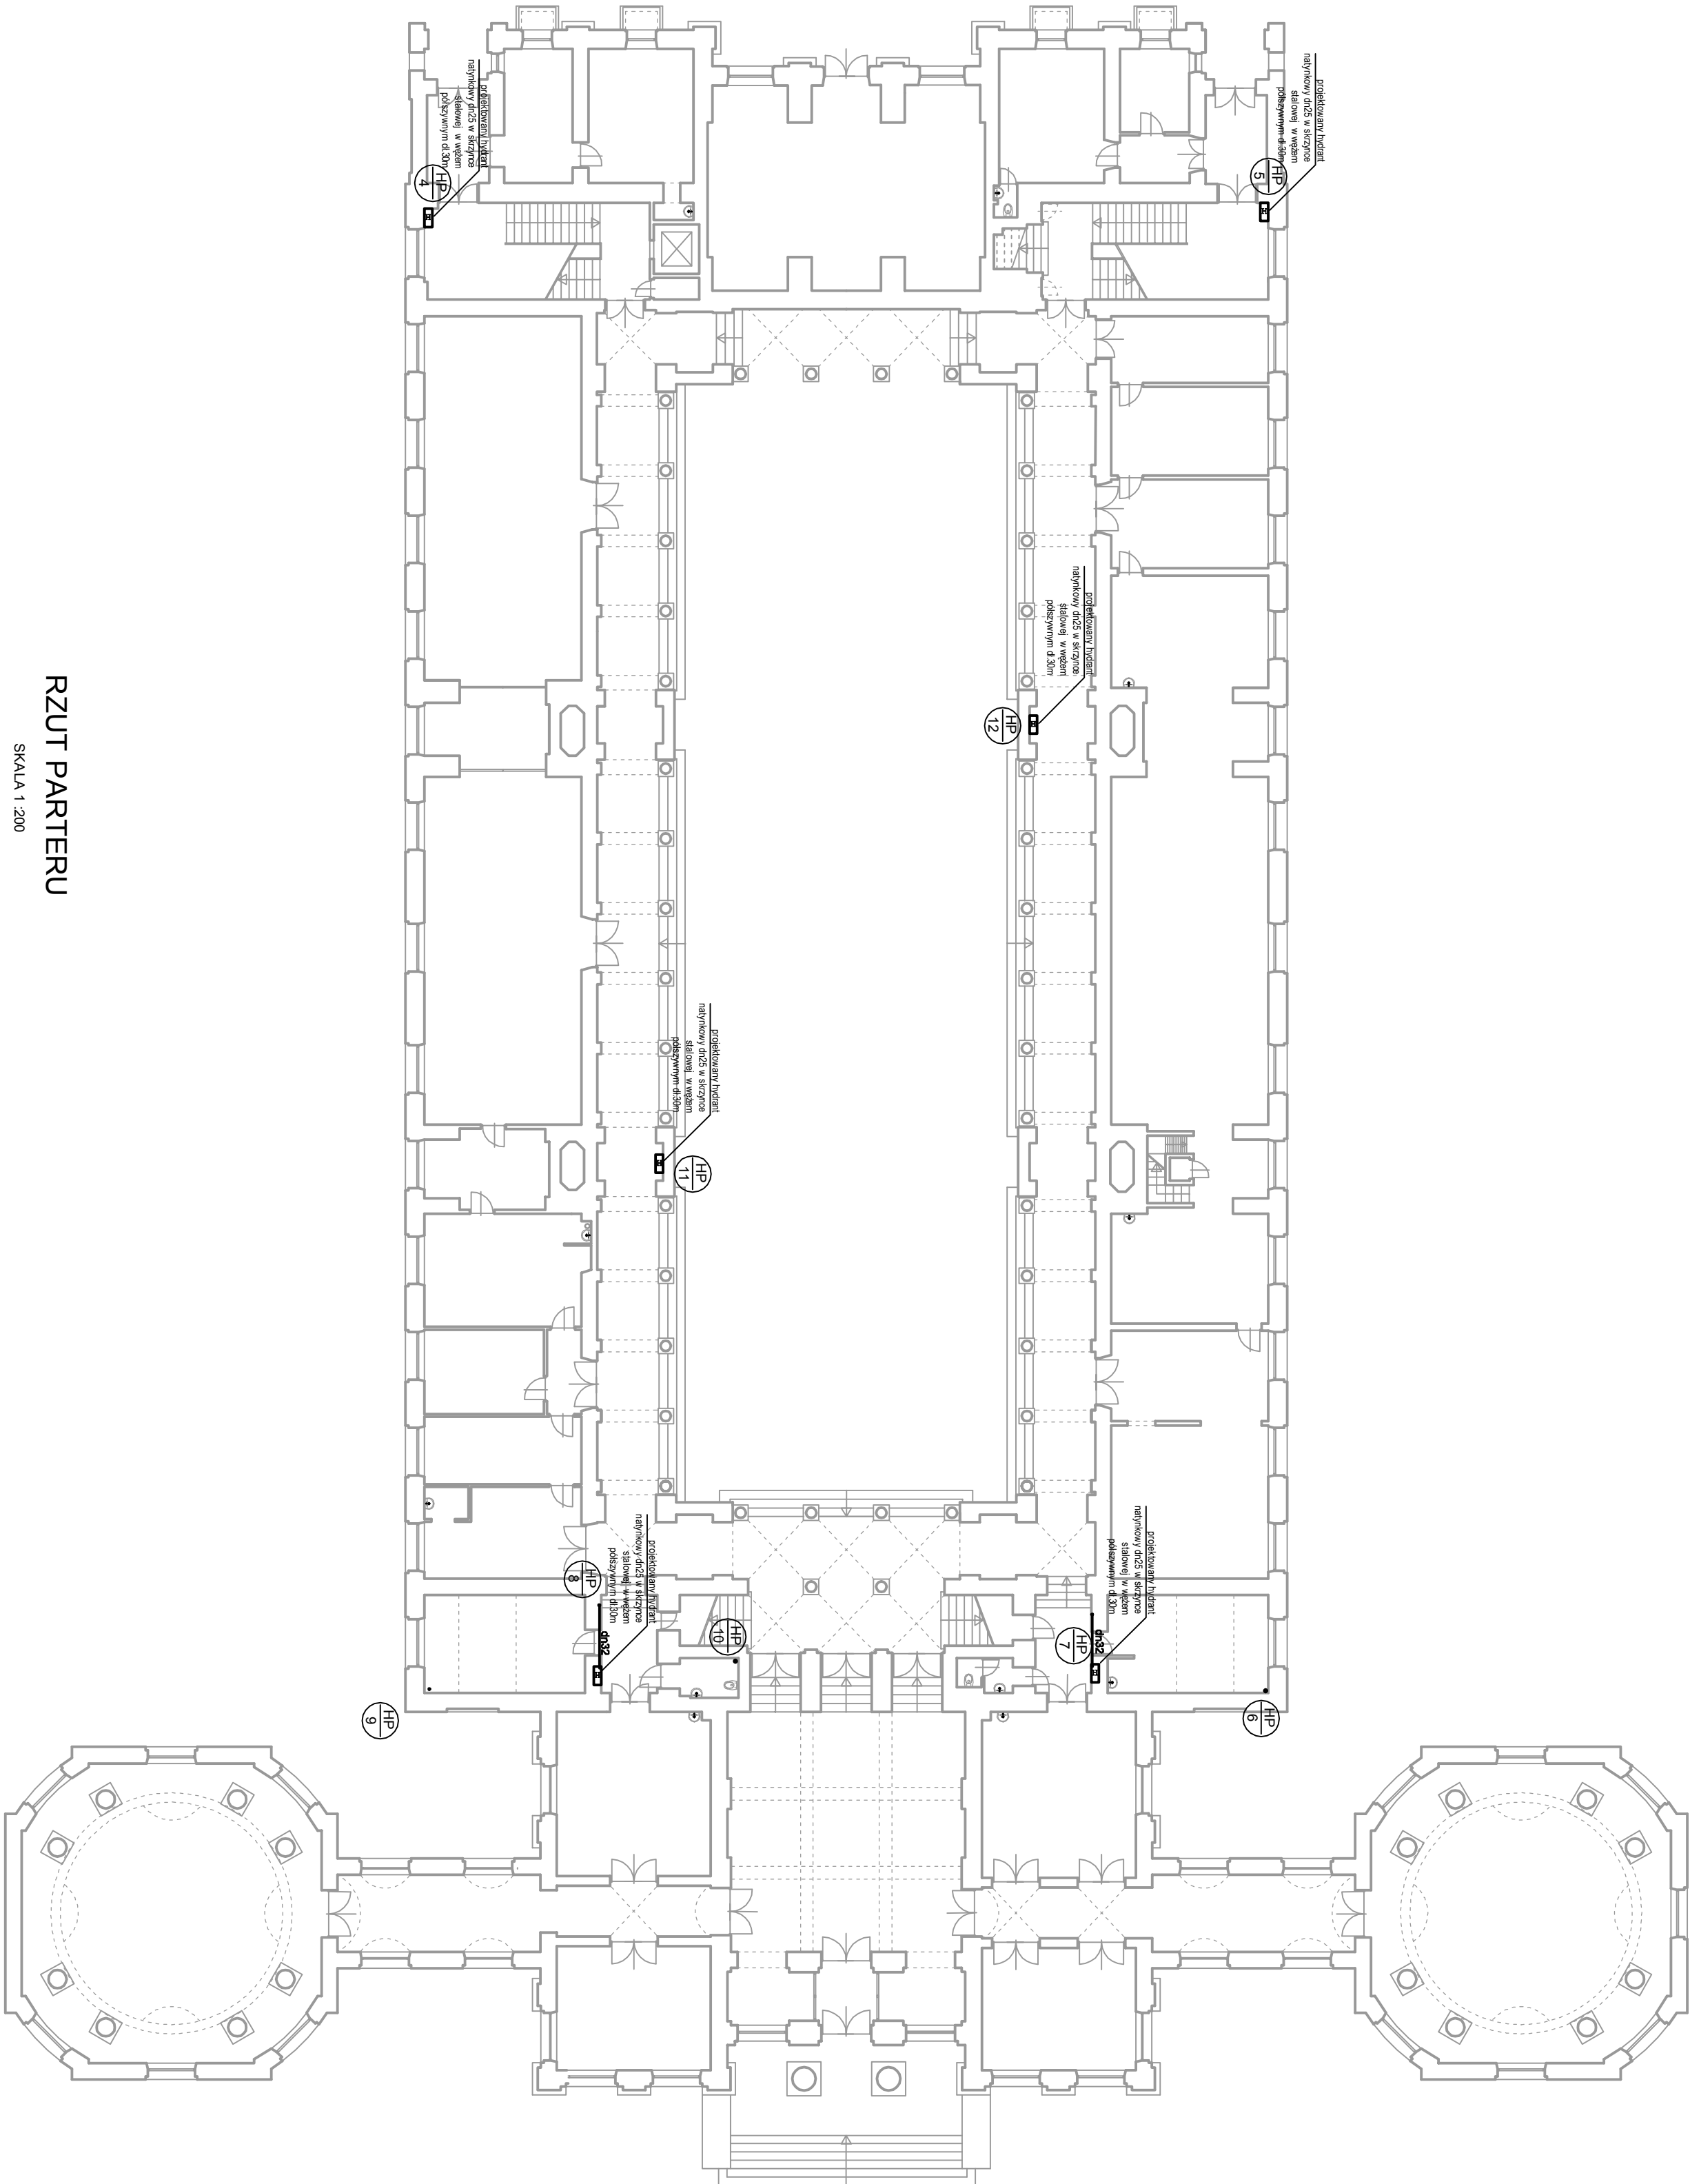

RZUT PARTERU

SKALA 1:200

PROJEKT BUDOWLANO - WYKONAWCZY

REMONTU INSTALACJI HYDRANTOWEJ
DLA BUDYNKU IM. JÓZEFA MOROZEWICZA,
ZLOKALIZOWANEGO PRZY UL. RAKOWIECKIEJ 4
W WARSZAWIE

BRANŻA INSTALACJE SANITARNE

INWESTOR: PAŃSTWOWY INSTYTUT GEOLOGICZNY
PAŃSTWOWY INSTYTUT BADAWCZY
UL. RAKOWIECKA 4
00-975 WARSZAWA

Jednostka projektowa: Aqua Crid Sebastian

Rychłowski
ul. Rydykowska 17 lok. 6,
05-600 Głogów

Projektant: mgr inż. Maria Gładysz
Opracowanie: Sebastian Rydykowski

Numer rysunku:

9

RZUT INSTALACJI HYDRANTOWEJ
BUDYNEK C RZUT PARTERU